


宣城经济技术开发区增量配电网供电专项规划

宣城经开区增量配电网试点区域中压电网接线图（2035年）

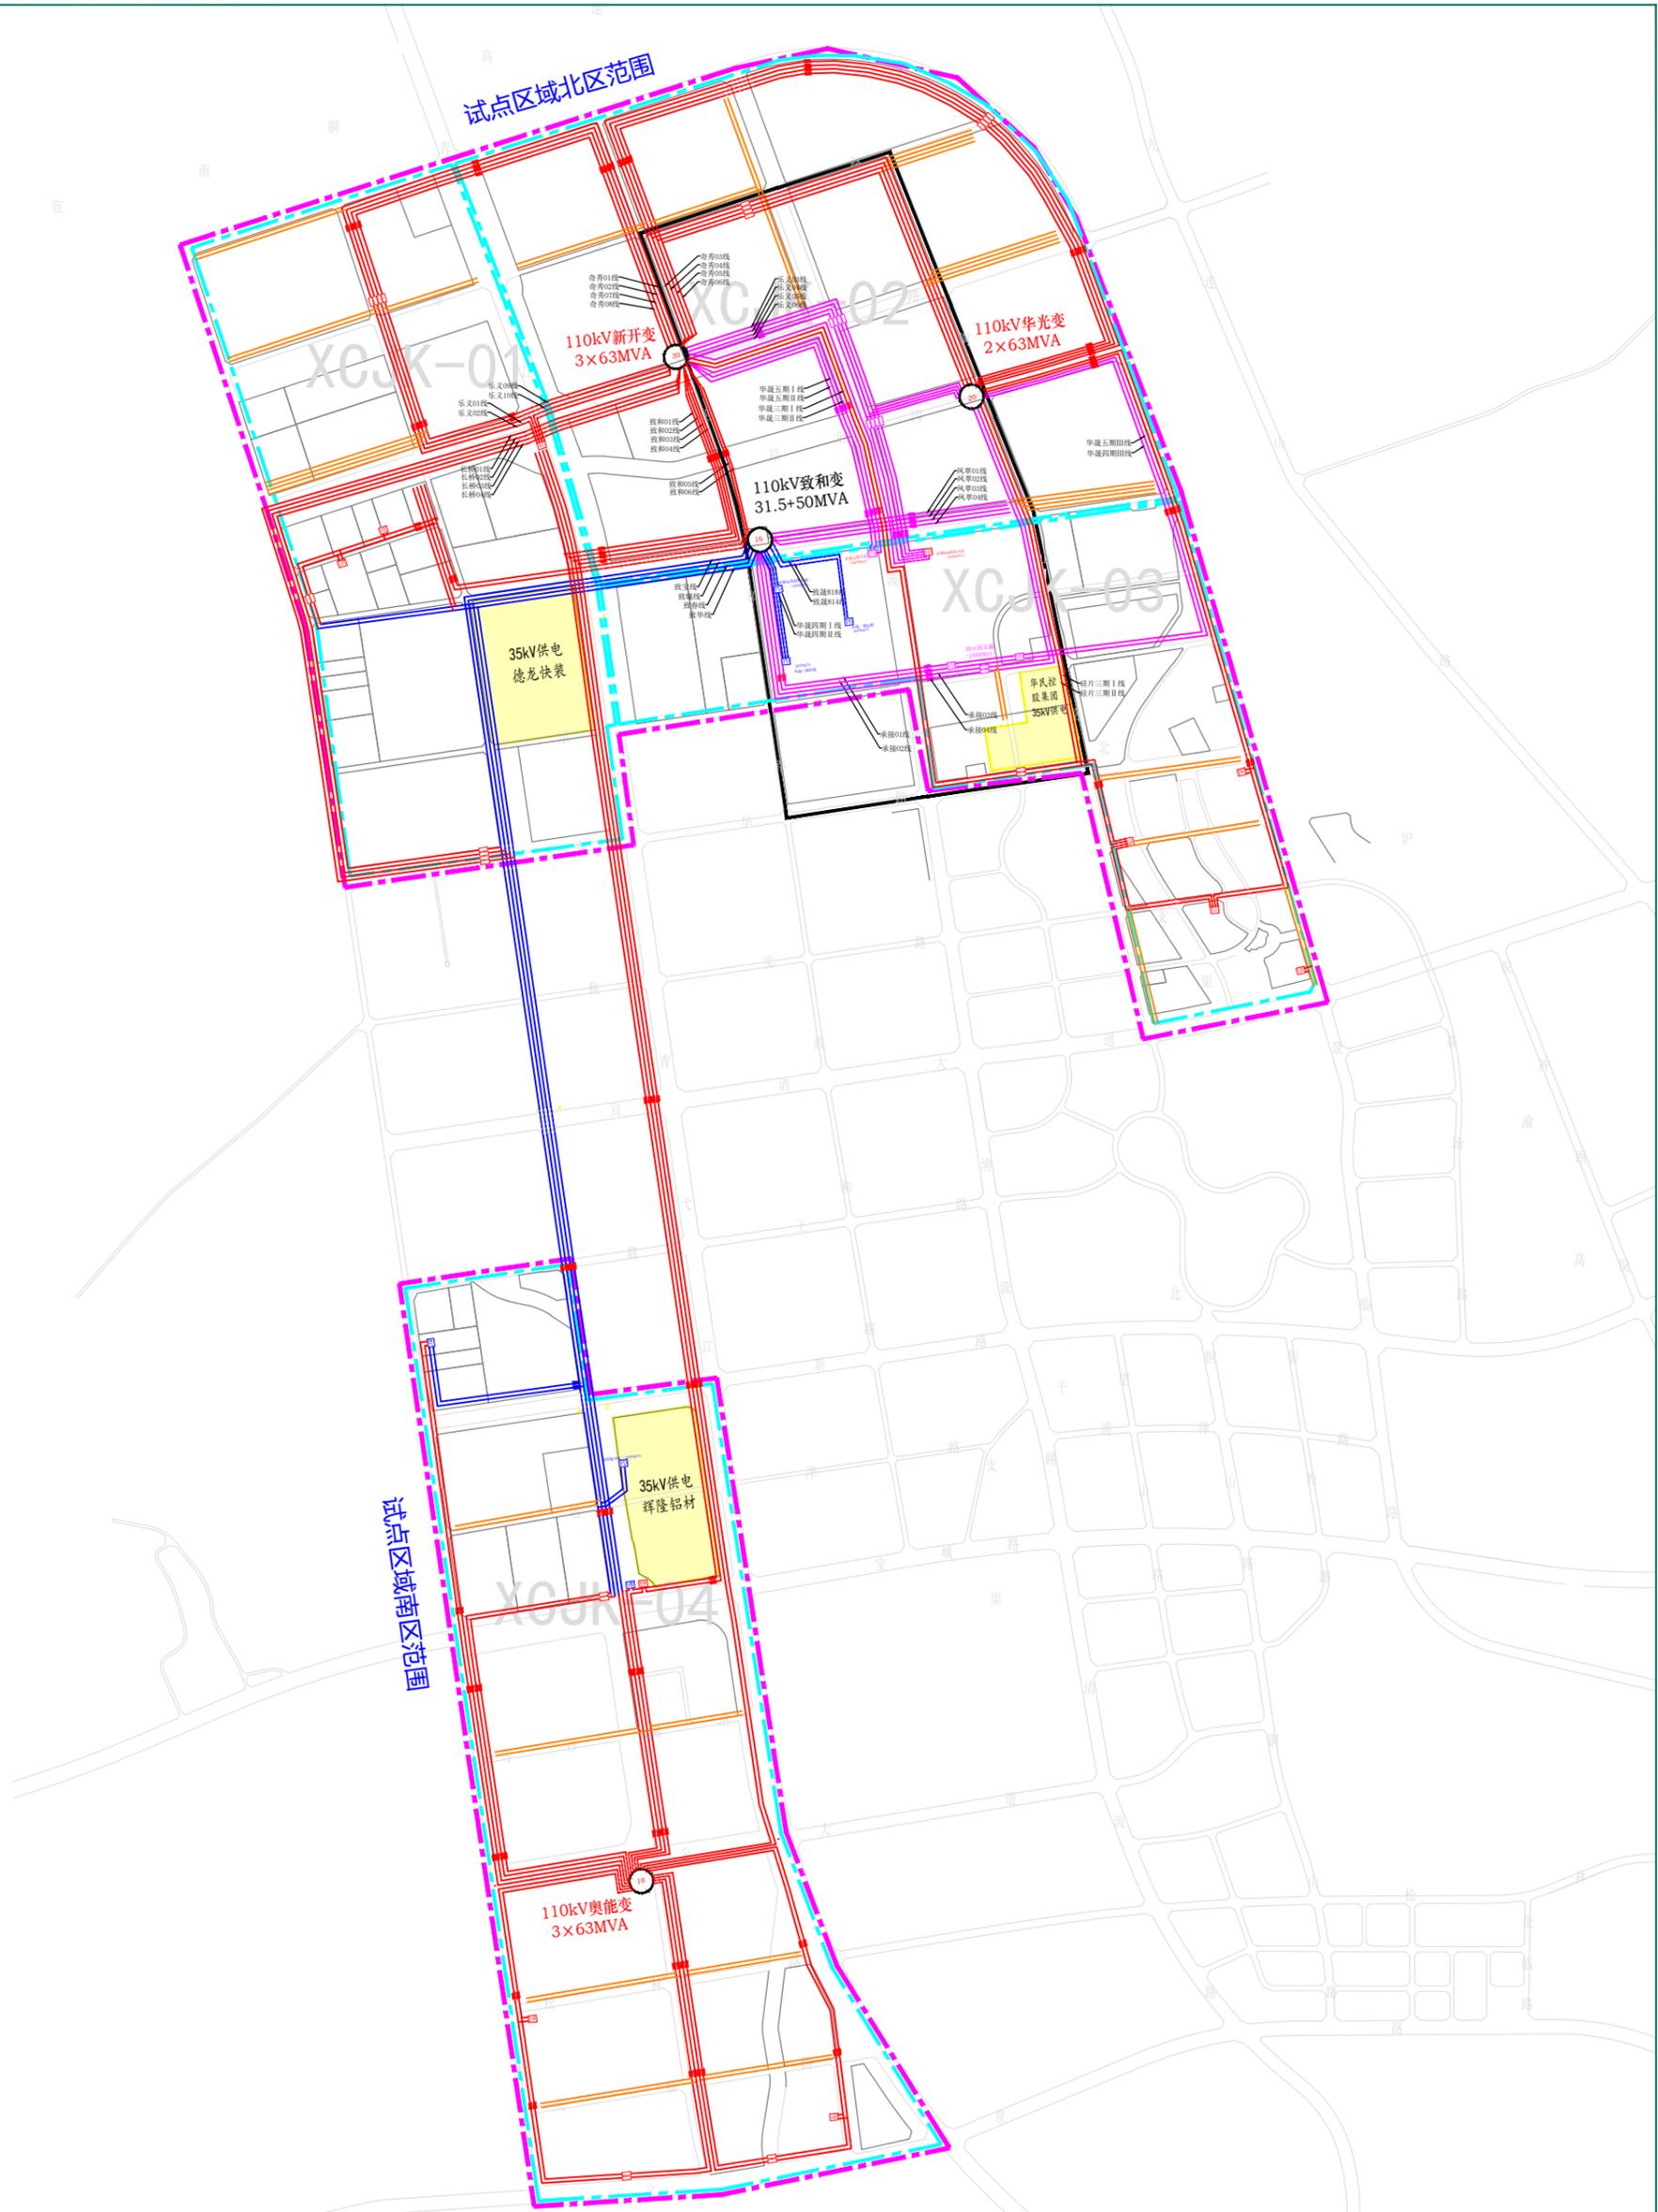

图例	○	已有110千伏变电站	○	已有35千伏变电站	—	已有10千伏线路	KG	已有开闭所	HW	已有环网箱	PD	已有配电室	■	已有分段开关	■	已有联络开关
	○	新建110千伏变电站	○	新建35千伏变电站	- - -	新建10千伏线路	KG	新建开闭所	HW	新建环网箱	PD	新建配电室	■	新建分段开关	■	新建联络开关

图号 附图13

日期 2023/05